

**UCHWAŁA Nr XXX/330/2018**  
**Rady Miejskiej w Suszu**  
**z dnia 23 maja 2018 r.**

**w sprawie wyrażenia zgody na odpłatne obciążenie służebnością przesyłu nieruchomości stanowiących własność Gminy Susz.**

Na podstawie art. 18 ust. 2 pkt 9 lit. „a” ustawy z dnia 8 marca 1990 r. o samorządzie gminnym (Dz. U. z 2017 r. poz. 1875 z późn. zm.<sup>1</sup>) oraz art. 13 ust. 1 ustawy z dnia 21 sierpnia 1997 r. o gospodarce nieruchomościami (Dz. U. z 2018 r. poz. 121 z późn. zm.<sup>2</sup>) Rada Miejska w Suszu uchwala, co następuje:

§ 1. Wyraża się zgodę na odpłatne obciążenie na czas nieokreślony służebnością przesyłu nieruchomości stanowiących własność Gminy Susz, oznaczonych w ewidencji gruntów jako działka nr 15/8 o pow. 0,2433 ha, dz. nr 55 o pow. 0,7000 ha, dz. nr 16/8 o pow. 0,0368 ha i dz. nr 16/9 o pow. 0,0826 ha, obręb ADAMOWO, gmina Susz, objętych KW EL11/00032416/9 prowadzoną przez Wydział Ksiąg Wieczystych Sądu Rejonowego w Ławie, zgodnie z przebiegiem określonym w załączniku do niniejszej uchwały na rzecz ENERGA - OPERATOR Spółka Akcyjna z siedzibą w Gdańsku ul. Marynarki Polskiej 130.

§ 2. Wykonanie uchwały powierza się Burmistrzowi Susza.

§ 3. Uchwała wchodzi w życie z dniem podjęcia.

  
**PRZEWODNICZĄCY RADY**  
Zbigniew Skolimowski


<sup>1</sup> Zmiany tekstu wymienionej ustawy zostały ogłoszone w Dz. U. z 2017r., poz. 2232, z 2018r. poz. 130

<sup>2</sup> Zmiany tekstu wymienionej ustawy zostały ogłoszone w Dz. U. z 2018r., poz. 50, poz. 650

Załącznik do Uchwały Nr XXX/330/2018

Rady Miejskiej w Suszu

z dnia 23.05.2018r

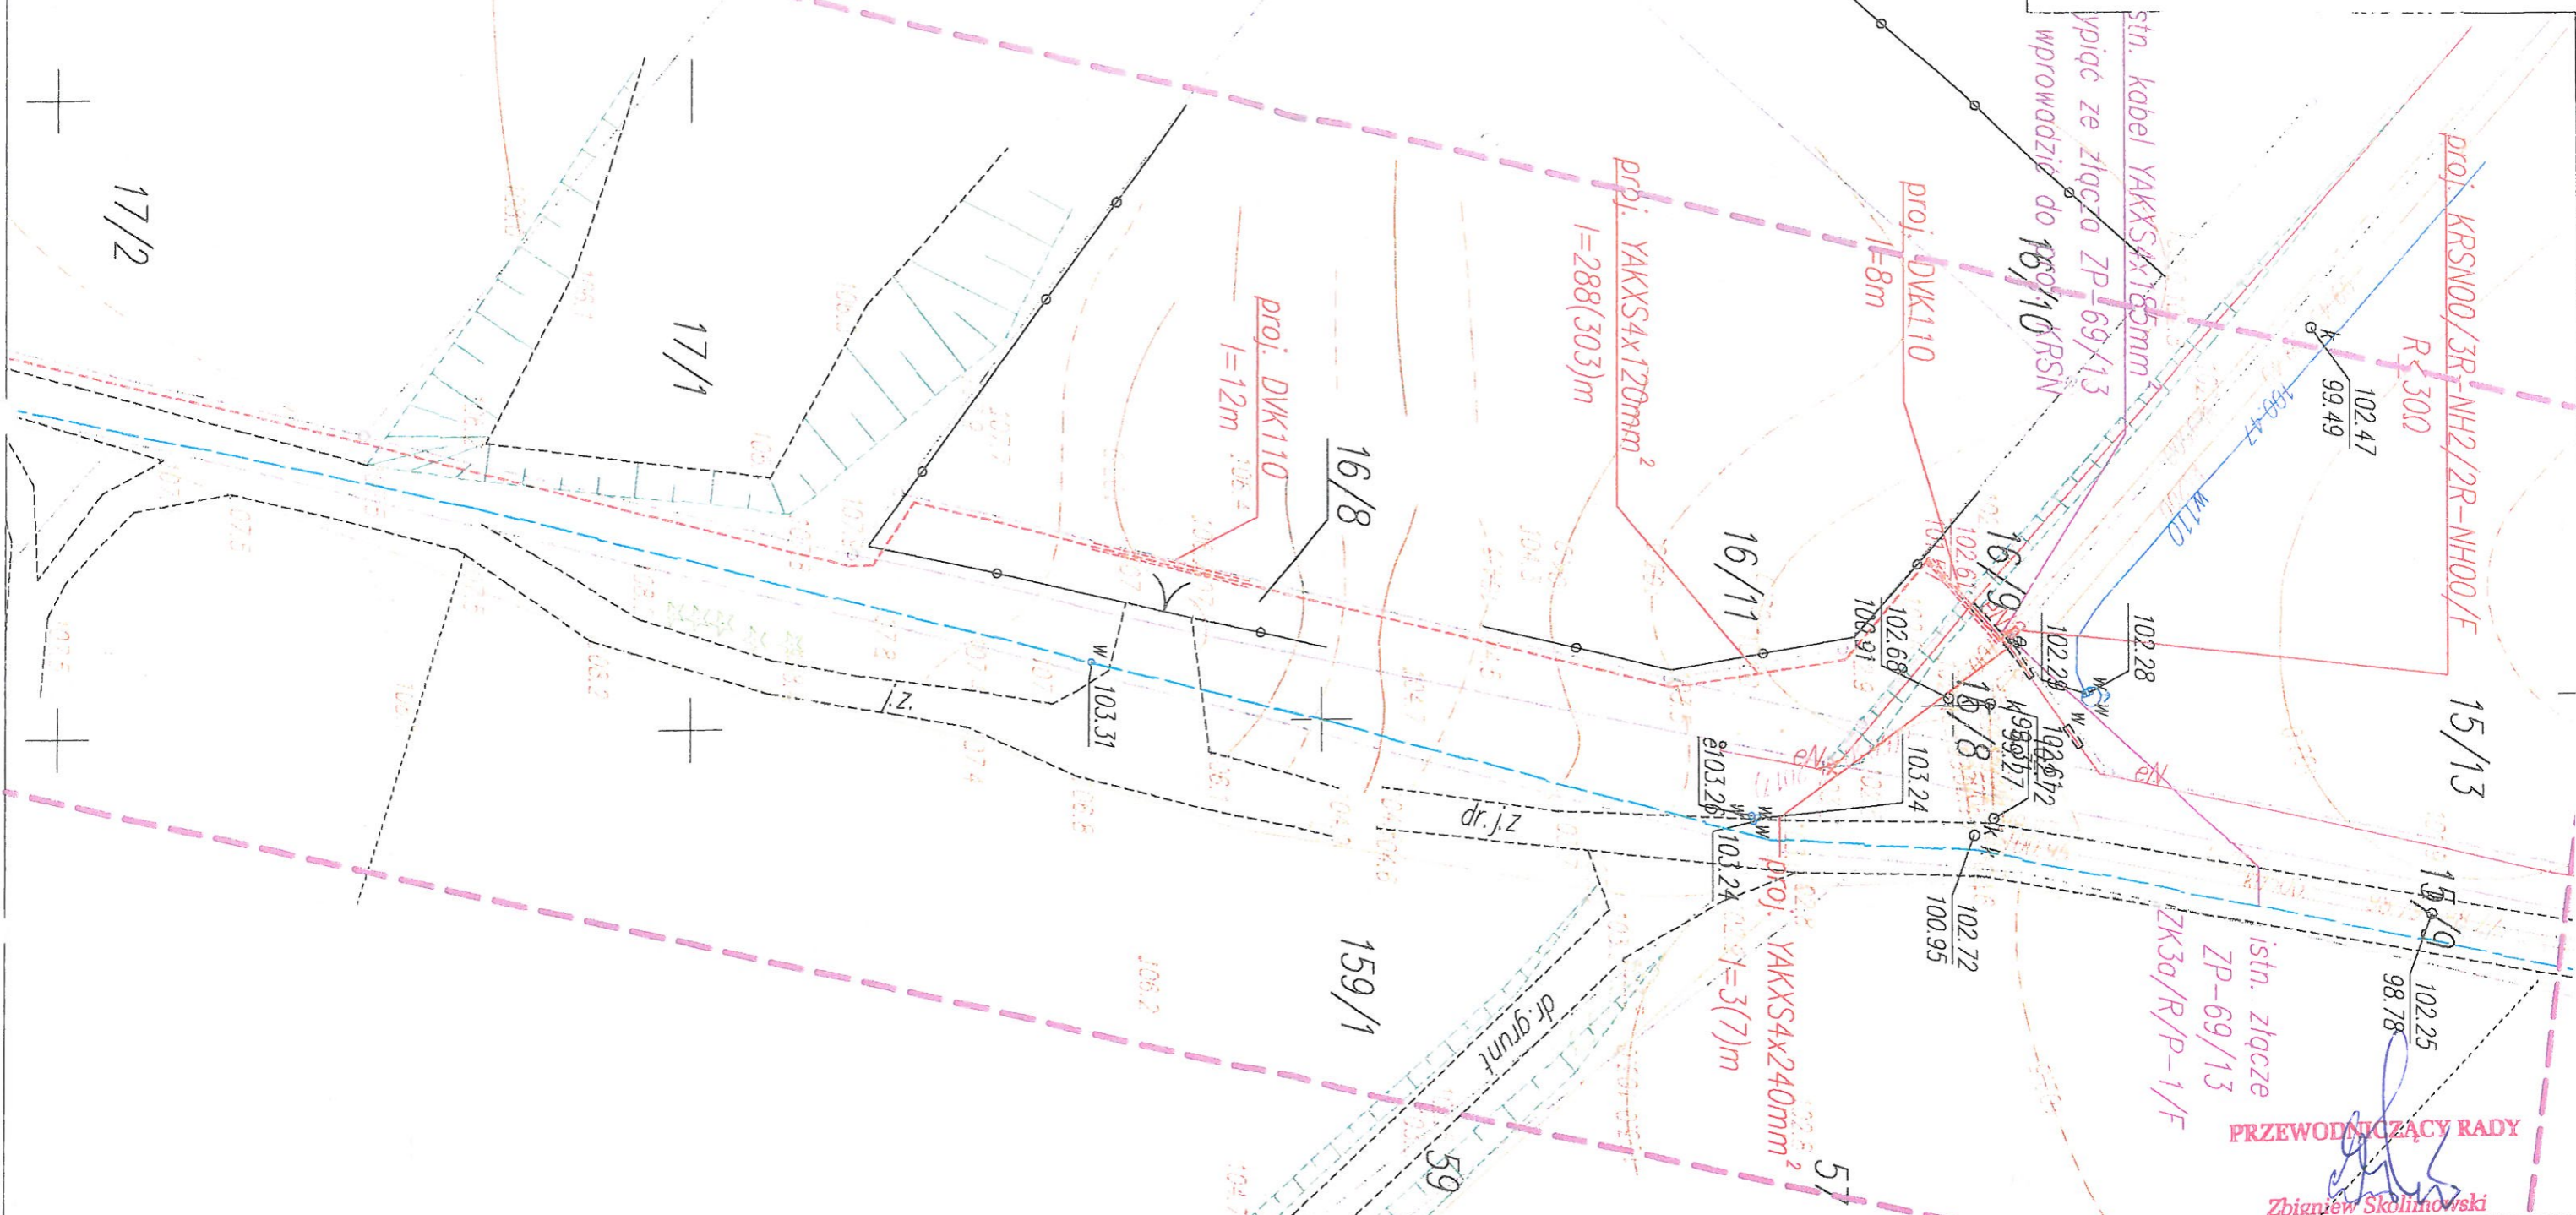


**PRZEWODNICZĄCY RADY**

Zbigniew Skolimowski

Projekt budowy linii kablowej nN celem zasilenia projektowanego budynku mieszkalnego jednorodzinne na dz. 24/2 w m-ci Adamowo gm. Susz		Energia Operator S.A. Oddział w Olsztynie ul. Tuwima 6, 10-950 Olsztyn		
		Usługi Inżynierskie Karol Rajkowski ul. Waryńskiego 2, 57-530 Międzyzłesie		
Plan zagospodarowania terenu		Nr projektu: OBI/24/1702443	Rysunek nr 1	
		Skala: 1:500	Arkuszy: 2	Arkusz: 1
Funkcja	Imię i nazwisko	Nr uprawnień	Data	Podpis
Projektował:	inż. Jarosław Kapalka-Rec	POM/0009/PWOE/06	marzec 2018	
Opracował:	inż. Karol Rajkowski		marzec 2018	

Załącznik do Uchwały Nr XXX/330/2018  
 Rady Miejskiej w Suszu  
 z dnia 23.05.2018r

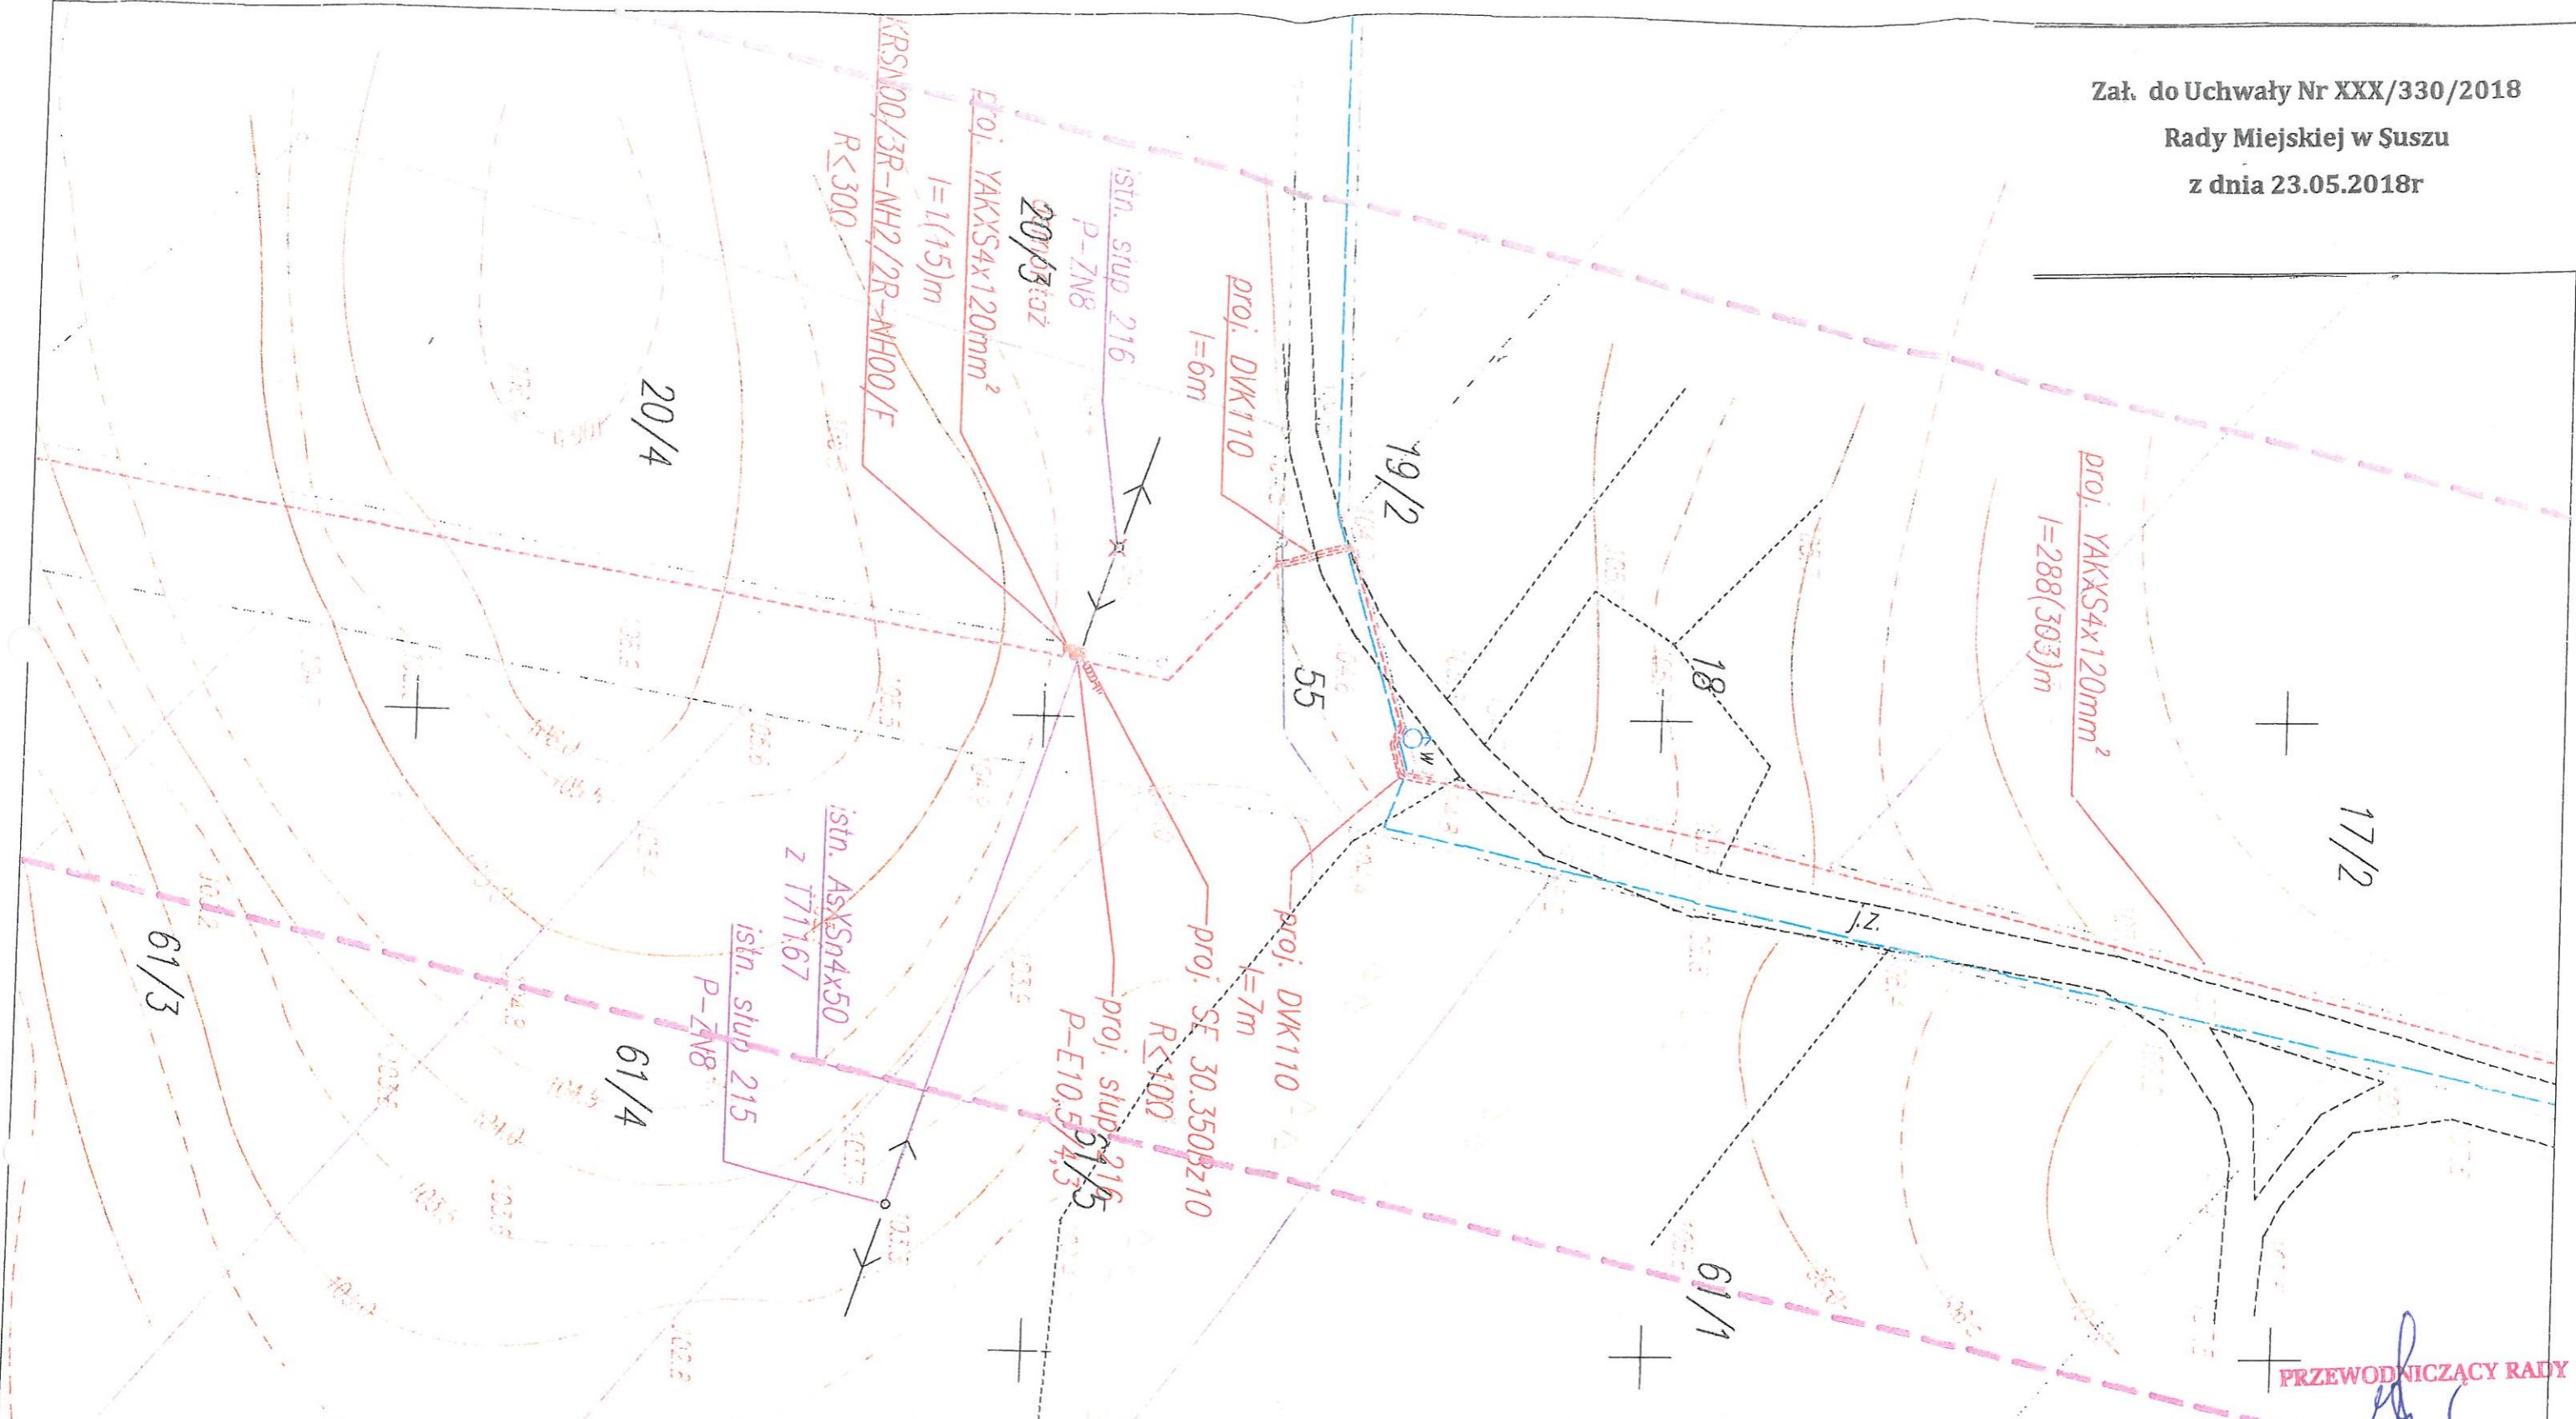

**PRZEWODNICZĄCY RADY**  
 Zbigniew Skolimowski

Projekt budowy linii kablowej nN celem zasilenia projektowanego budynku mieszkalnego jednorodzinnego na dz. 24/2 w m-ci Adamowo gm. Susz.		Energia Operator S.A. Oddział w Olsztynie ul. Tuwima 6, 10-950 Olsztyn		
		Usługi Inżynieryjne Karol Rajkowski ul. Waryńskiego 2, 57-530 Międzyzlesie		
Plan zagospodarowania terenu		Nr projektu: OBI/24/1702443	Rysunek nr 1	
		Skala: 1:500	Arkuszy: 2	Arkusz: 2
Funkcja	Imię i nazwisko	Nr uprawnień	Data	Podpis
Projektował:	inż. Jarosław Kapałka-Rec	POM/0009/PWOE/06	marzec 2018	
Opracował:	inż. Karol Rajkowski		marzec 2018	