

**UCHWAŁA Nr XXX/331/2018**

**Rady Miejskiej w Suszu**

**z dnia 23 maja 2018 r.**

**w sprawie wyrażenia zgody na odpłatne obciążenie służebnością przesyłu nieruchomości stanowiących własność Gminy Susz.**

Na podstawie art. 18 ust. 2 pkt 9 lit. „a” ustawy z dnia 8 marca 1990 r. o samorządzie gminnym (Dz. U. z 2017 r. poz. 1875 z późn. zm.<sup>1</sup>) oraz art. 13 ust. 1 ustawy z dnia 21 sierpnia 1997 r. o gospodarce nieruchomościami (Dz. U. z 2018 r. poz. 121 z późn. zm.<sup>2</sup>) Rada Miejska w Suszu uchwala, co następuje:

§ 1. Wyraża się zgodę na odpłatne obciążenie na czas nieokreślony służebnością przesyłu nieruchomości stanowiących własność Gminy Susz, oznaczonych w ewidencji gruntów jako działka nr 182/9 o pow. 0,0894 ha i dz. nr 55 o pow. 0,7000 ha obręb ADAMOWO, gmina Susz, objętych KW EL11/00032416/9 prowadzoną przez Wydział Ksiąg Wieczystych Sądu Rejonowego w Ławie, zgodnie z przebiegiem określonym w załączniku do niniejszej uchwały na rzecz ENERGA - OPERATOR Spółka Akcyjna z siedzibą w Gdańsku ul. Marynarki Polskiej 130.

§ 2. Wykonanie uchwały powierza się Burmistrzowi Susza.

§ 3. Uchwała wchodzi w życie z dniem podjęcia.

**PRZEWODNICZĄCY RADY**


*Zbigniew Skolimowski*

<sup>1</sup> Zmiany tekstu wymienionej ustawy zostały ogłoszone w Dz. U. z 2017r., poz. 2232, z 2018r. poz. 130

<sup>2</sup> Zmiany tekstu wymienionej ustawy zostały ogłoszone w Dz. U. z 2018r., poz. 50, poz. 650

Projekt przebudowy linii napowietrznej nN na linię kablową nN celem zasilania budynku mieszkalnego na dz. 31/4 w m-ci Adamowo gm. Susz		Energia Operator S.A. Oddział w Olsztynie ul. Tuwima 6, 10-950 Olsztyn		
		Usługi Inżynierskie Karol Rajkowski ul. Waryńskiego 2, 57-530 Międzyzlesie		
Plan zagospodarowania terenu		Nr projektu: OBI/23/1702026	Rysunek nr 1	
		Skala: 1:500	Arkuszy: 2	Arkusz: 1
Funkcja	Imię i nazwisko	Nr uprawnień	Data	Podpis
Projektował:	inż. Jarosław Kapalka-Rec	POM/0009/PWOE/06	kwiecień 2018	
Opracował:	inż. Karol Rajkowski		kwiecień 2018	


Załącznik do Uchwały Nr XXX/331/2018  
Rady Miejskiej w Suszu  
z dnia 23.05.2018r

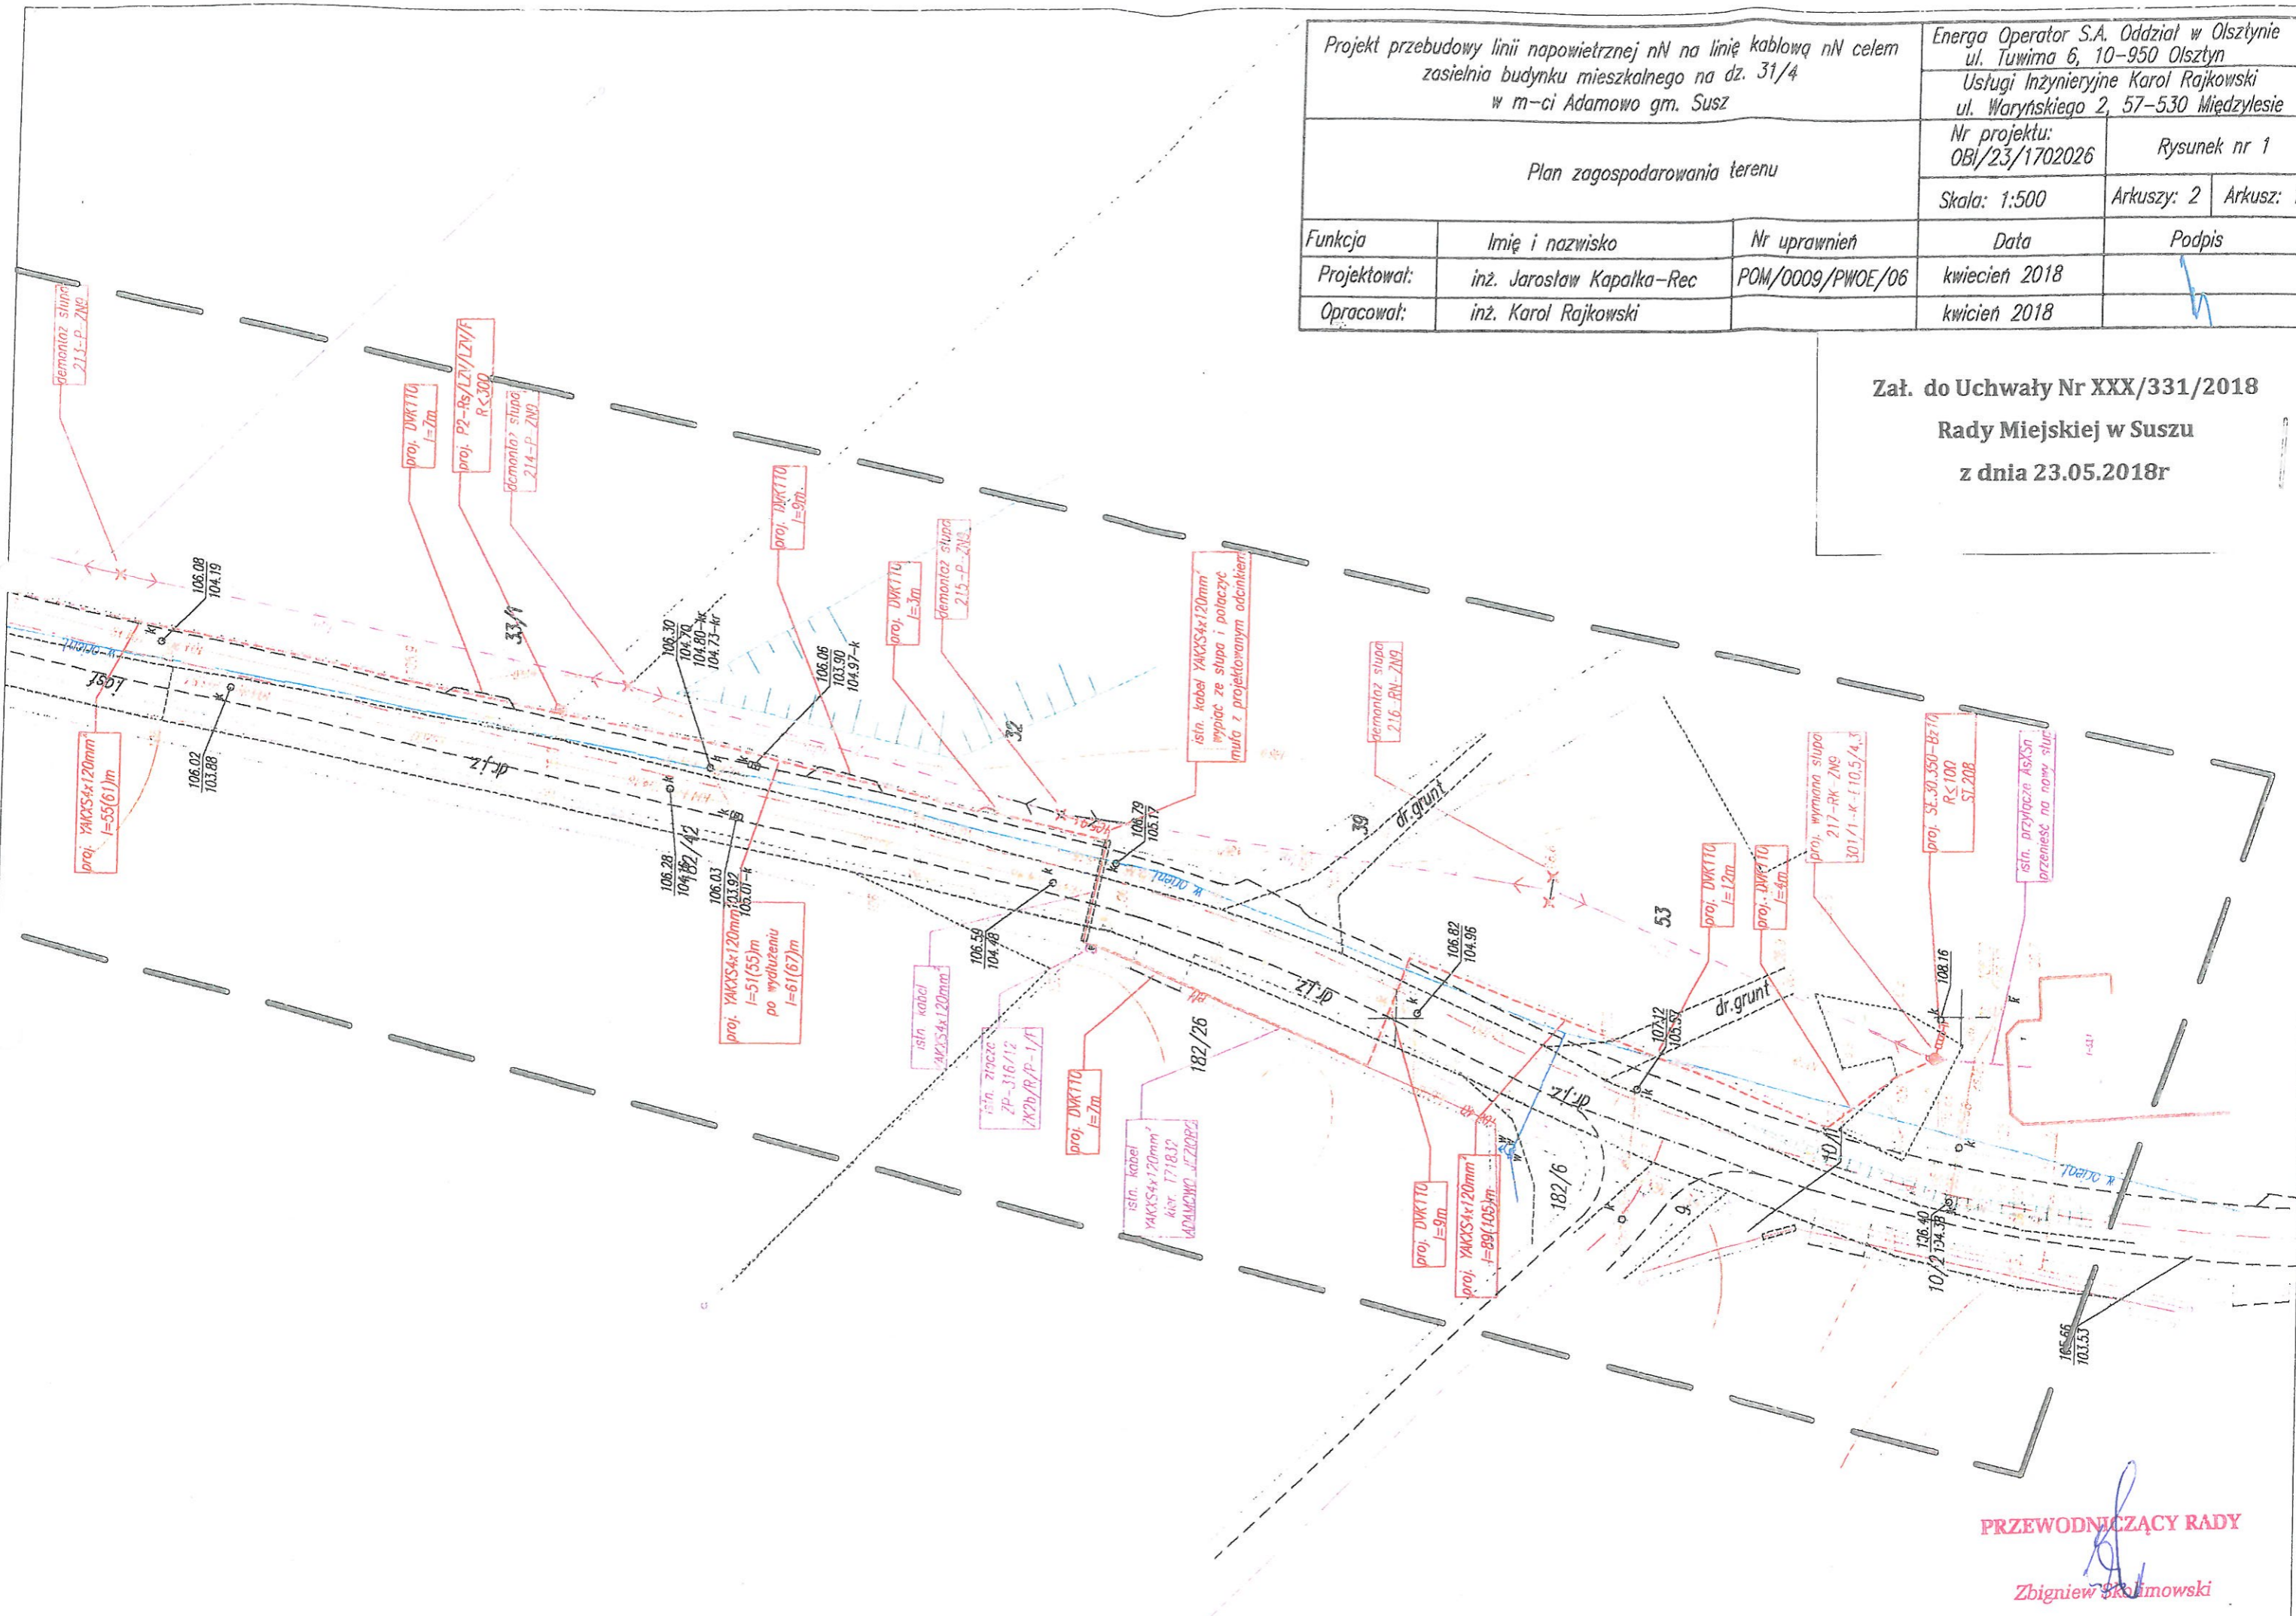

PRZEWODNICZĄCY RADY  
Zbigniew Skolimowski

Projekt przebudowy linii napowietrznej nN na linię kablową nN celem zasilania budynku mieszkalnego na dz. 31/4 w m-ci Adamowo gm. Susz		Energia Operator S.A. Oddział w Olsztynie ul. Tuwima 6, 10-950 Olsztyn	
Plan zagospodarowania terenu		Usługi Inżynieryjne Karol Rajkowski ul. Waryńskiego 2, 57-530 Międzyzlesie	
		Nr projektu: OBI/23/1702026	Rysunek nr 1
		Skala: 1:500	Arkuszy: 2 Arkusz: 2
Funkcja	Imię i nazwisko	Nr uprawnień	Data
Projektował:	inż. Jarosław Kapalka-Rec	POM/0009/PWOE/06	kwiecień 2018
Opracował:	inż. Karol Rajkowski		kwiecień 2018

**Załącznik do Uchwały Nr XXX/331/2018  
Rady Miejskiej w Suszu  
z dnia 23.05.2018r**

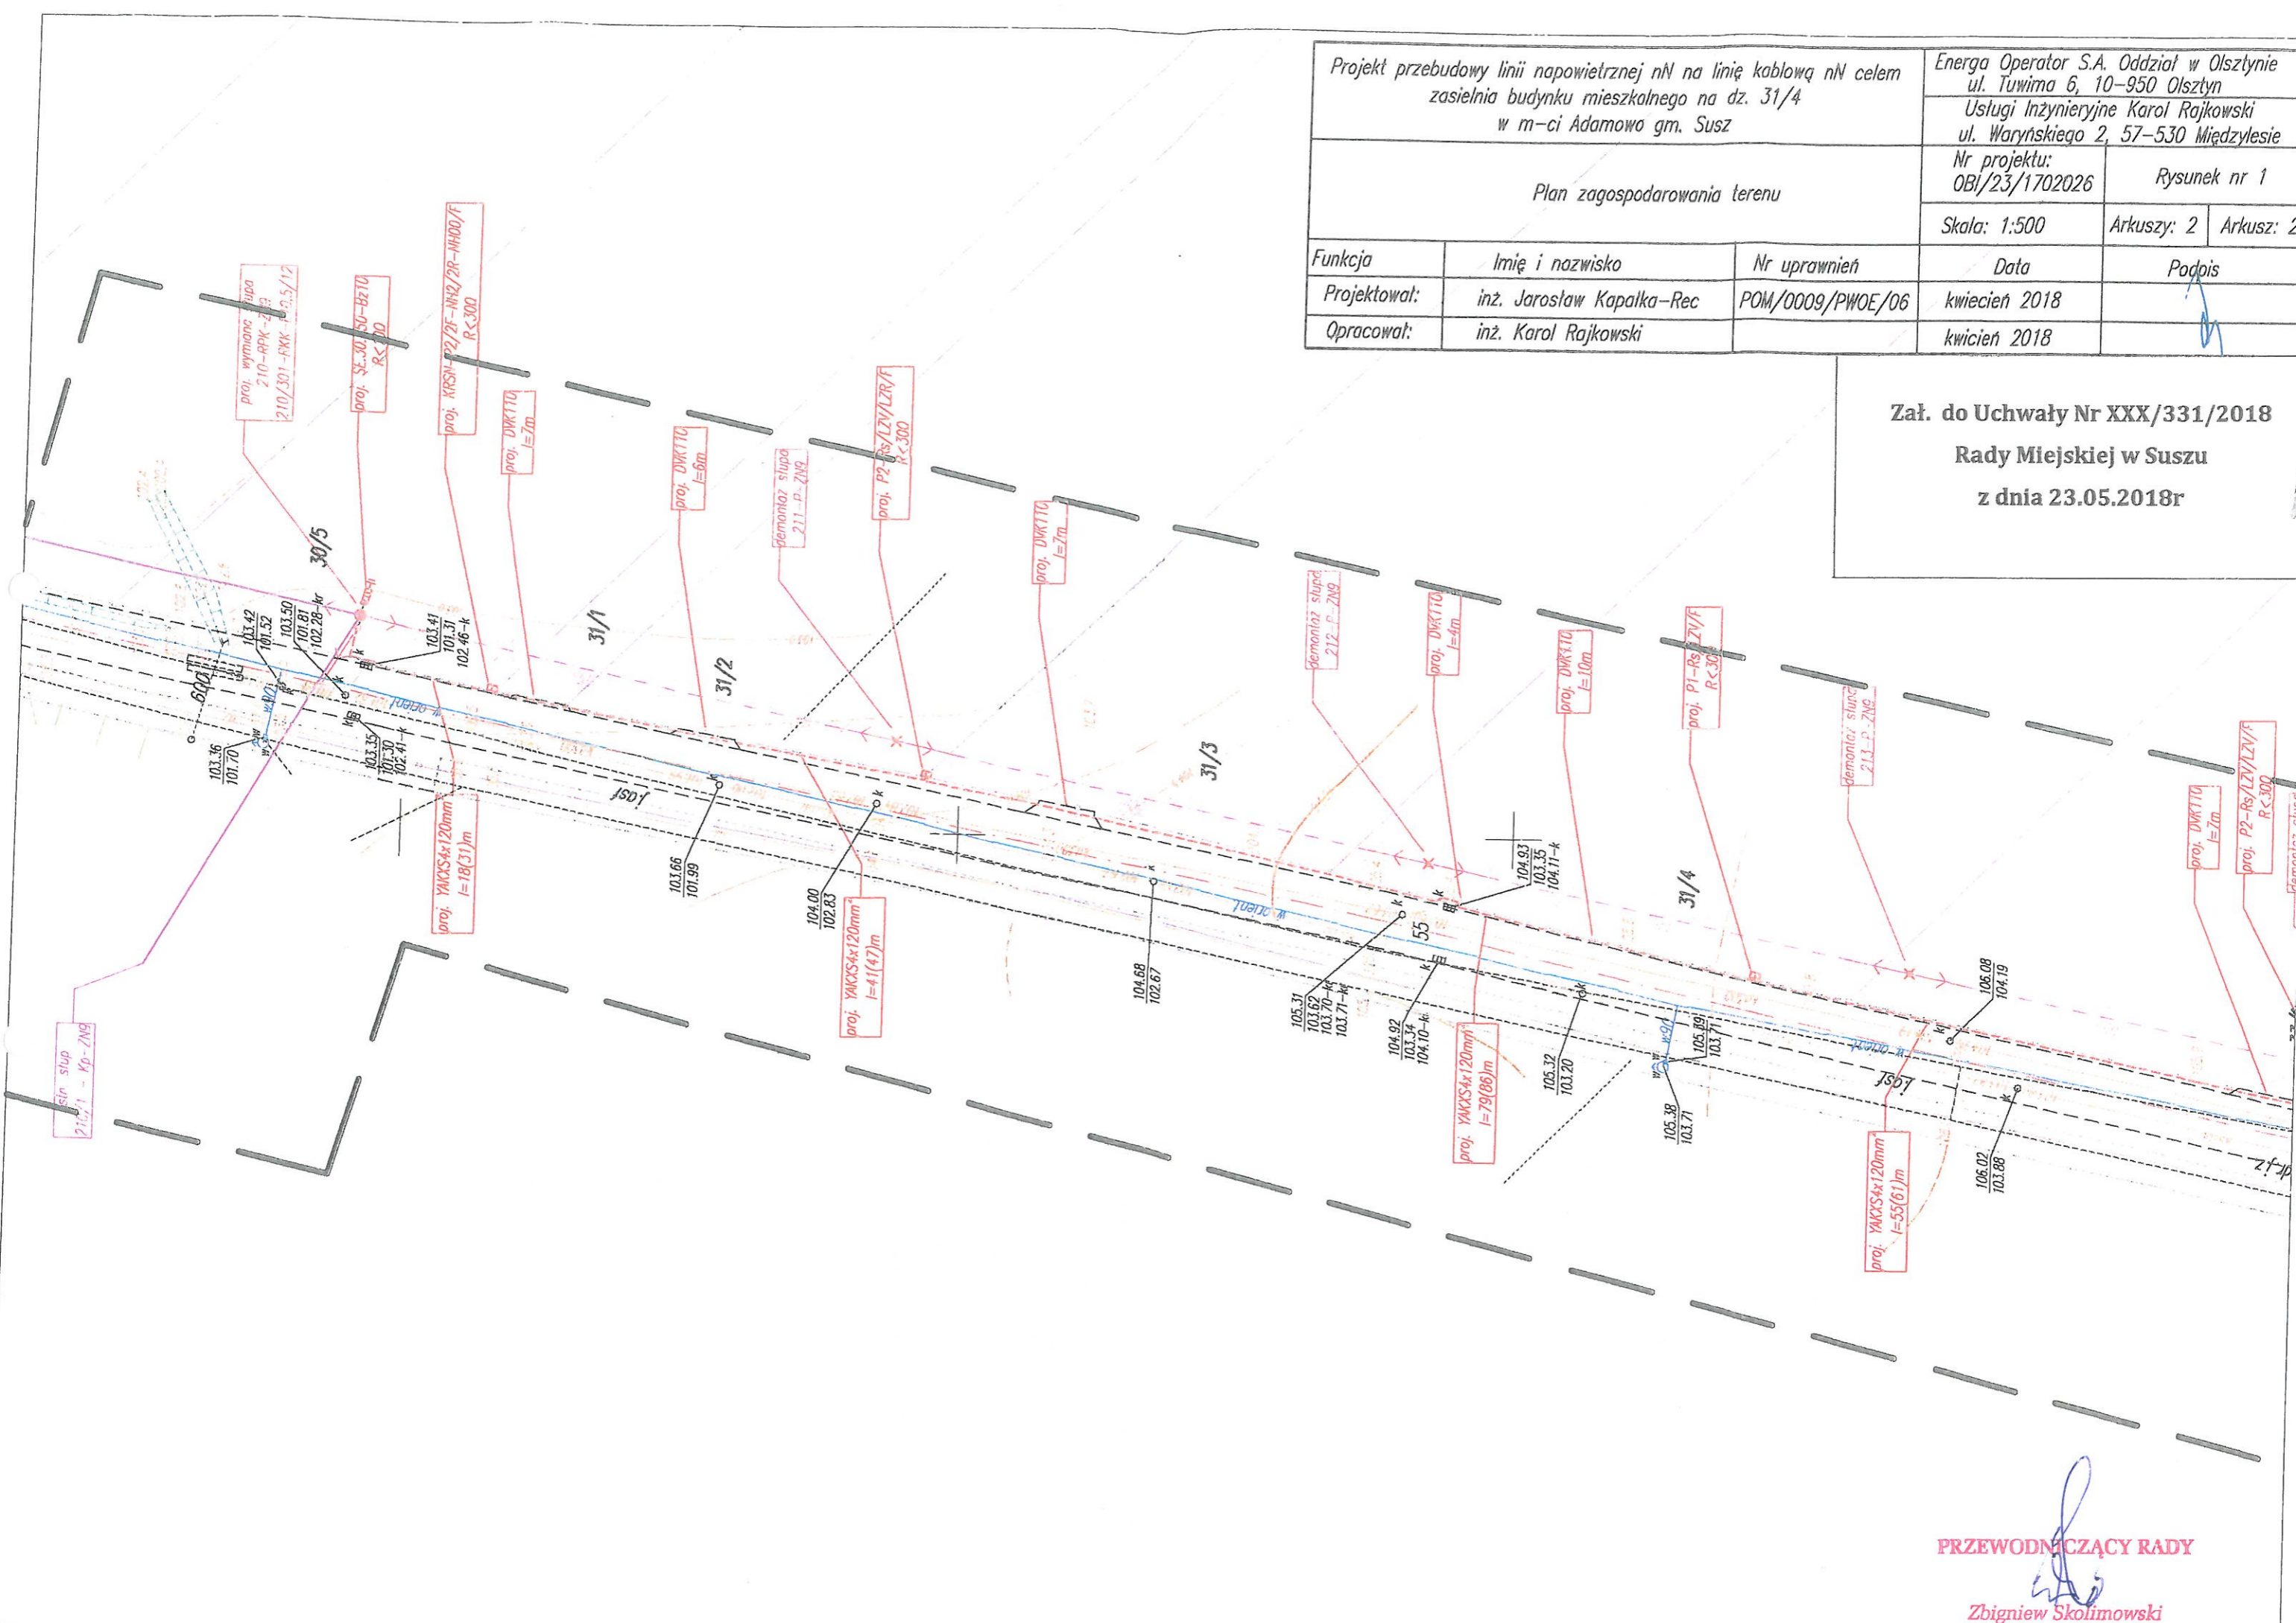

**PRZEWODNICZĄCY RADY**  
  
Zbigniew Skolimowski