

UCHWAŁA Nr XVI/175/2016
Rady Miejskiej w Suszu
z dnia 8 września 2016r.

w sprawie wyrażenia zgody na obciążenie służebnością przesyłu nieruchomości stanowiących własność Gminy Susz.

Na podstawie art. 18 ust. 2 pkt. 9 lit. „a” ustawy z dnia 8 marca 1990 r. o samorządzie gminnym (Dz. U. z 2016r. poz. 446) oraz art. 13 ust. 1 ustawy z dnia 21 sierpnia 1997 r. o gospodarce nieruchomościami (Dz. U. z 2015r. poz. 1774¹), Rada Miejska w Suszu uchwała, co następuje:

§ 1. Wyraża się zgodę na odpłatne obciążenie na czas nieokreślony służebnością przesyłu nieruchomości stanowiącej własność Gminy Susz, oznaczonej w ewidencji gruntów jako działka nr 24 o pow. 0,25 ha położonej w obrębie 18 JAWTY MAŁE, gmina Susz, objętej KW EL11/00038539/9 prowadzoną przez Sąd Rejonowy Wydział V Ksiąg Wieczystych Sądu Rejonowego w Łławie, zgodnie z przebiegiem określonym w załączniku do niniejszej uchwały na rzecz ENERGA - OPERATOR Spółka Akcyjna z siedzibą w Gdańsku.

§ 2. Zakres służebności przesyłu i korzystania przez ENERGA - OPERATOR Spółka Akcyjna z siedzibą w Gdańsku z nieruchomości obciążonej, zostanie szczegółowo określony w umowie zawartej w formie aktu notarialnego o ustanowieniu służebności przesyłu.

§ 3. Wykonanie uchwały powierza się Burmistrzowi Susza.

§ 4. Uchwała wchodzi w życie z dniem podjęcia.

PRZEWODNICZĄCY RADY

Zbigniew Skolimowski

¹ Zmiany tekstu wymienionej ustawy zostały ogłoszone w Dz. U. z 2015r., poz. 1777, Dz. U. z 2016r. , poz. 65, poz. 1250.

Zał. do Uchwały Nr XLV/135/2016

Rady Miejskiej w Suszu

z dnia 08.09.2016


PROJEKT ZAGOSPODAROWANIA TERENU
SKALA 1:500

Zakres oddziaływania inwestycji nie wykracza
poza obszar działki nr 24 – obręb 18

Projektowane przyłącze kablowe
YAKXS 4 x 35 SE, L = 1,5/16 m
Projektowana bednarka
FeZn 30 x 4 mm, L = 1,5/4 m


Istn. stanowisko
słupowe nr 106/P-10/ŻN
Proj. ogranicznik przepięć
SE 30.350 BZ10
Projektowany uziom

PROJEKTOWANA SZAFKA
POMIAROWA
P1-Rs/LZV/F
zasila działkę nr 24
R < 10 Ω (Fe Zn 30 x 4 mm, uziom φ Fe Cu 14,2)

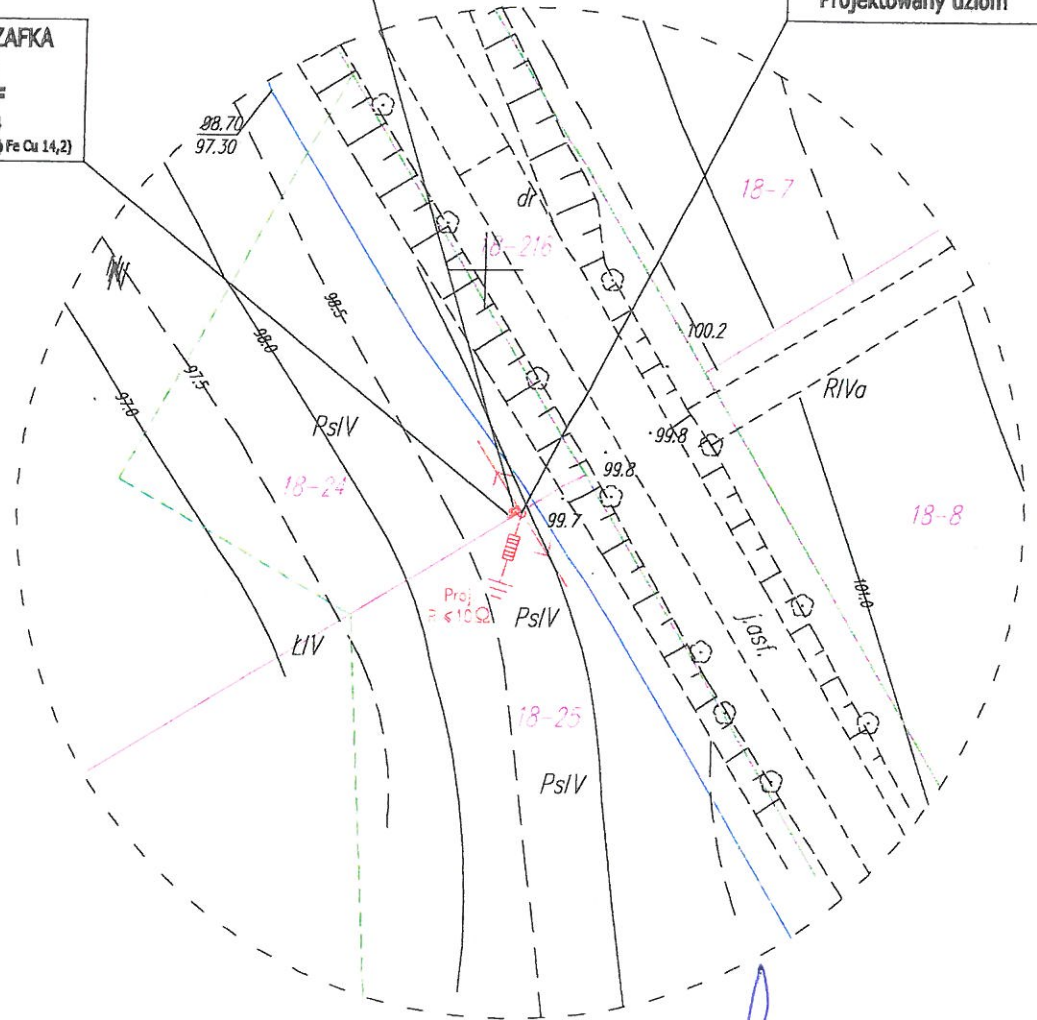

PRZEWODNICZĄCY RADY

Zbigniew Skolimowski

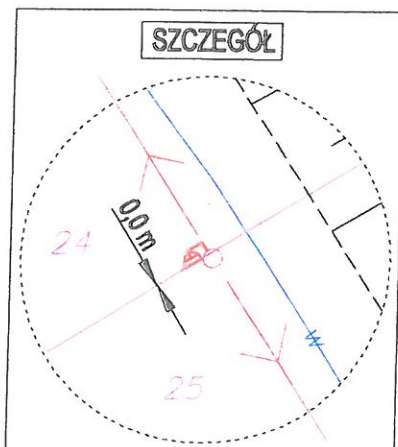

BIURO PROJEKTOWE "ELTOM" TOMASZ KASPROWICZ UL. KWIDZYŃSKA 9, 14 - 200 ŁAWA, tel. 601-677-680			
Skala 1:500	Investor	ENERGA OPERATOR SA, Oddział w Olsztynie 10 - 950 Olsztyn, ul. Tuwima 6	
Data maj 2016	Temat rysunku	Trasa projektowanego przyłącza kablowego 0,4 kV wraz z szafką pomiarową dla działki nr 24	
	Adres inwestycji	JAWTY MAŁE, gm. SUSZ dz. nr 24	
Projektował	inż. T. KASPROWICZ upr. bud. WAW/0097/PW/OE/12	Podpis	Nr rysunku 1