

U C H W A Ł A Nr XXIX/341/2022

Rady Miejskiej w Suszu

z dnia 16 marca 2022r.

w sprawie wyrażenia zgody na odpłatne obciążenie służebnością przesyłu nieruchomości stanowiących własność Gminy Susz.

Na podstawie art. 18 ust. 2 pkt 9 lit. „a” ustawy z dnia 8 marca 1990r. o samorządzie gminnym (Dz. U. z 2021r. poz. 1372 ze zm.¹) oraz art. 13 ust. 1 ustawy z dnia 21 sierpnia 1997r. o gospodarce nieruchomościami (Dz. U. z 2021r. poz. 1899 ze zm.²), **Rada Miejska w Suszu uchwała, co następuje:**

§ 1. Wyraża się zgodę na odpłatne obciążenie na czas nieokreślony służebnością przesyłu nieruchomości stanowiących własność Gminy Susz, oznaczone w ewidencji gruntów jako działka nr 8 o pow. 0,1740 ha, położona w obrębie 5 miasta Susz, objęta KW EL11/00035876/2 prowadzoną przez Wydział V Ksiąg Wieczystych Sądu Rejonowego w Ławie oraz działka nr 111/2 o pow. 0,4594 ha, położona w obrębie 5 miasta Susz, objęta KW EL11/00039590/1 prowadzoną przez Wydział V Ksiąg Wieczystych Sądu Rejonowego w Ławie, zgodnie z przebiegiem określonym w załączniku do niniejszej uchwały na rzecz POLSKA SPÓŁKA GAZOWNICTWA Spółka z o.o. z siedzibą w Tarnowie, Oddział Zakład Gazowniczy w Olsztynie.

§ 2. Wykonanie uchwały powierza się Burmistrzowi Susza.

§ 3. Uchwała wchodzi w życie z dniem podjęcia.

PRZEWODNICZĄCY RADY

Stanisław Błonkowski


¹Zmiany tekstu wymienionej ustawy zostały ogłoszone w Dz. U. z 2021r. poz. 1834

²Zmiany tekstu wymienionej ustawy zostały ogłoszone w Dz. U. z 2021r. poz. 815

Obr.Nr	Dz.Nr	Właściciel	Gazociąg Dn63mm L [m]	Przyłącze Dn32mm L [m]
5	111/2	Gmina Susz	5,3+2,7	0,4
6	8	ul. Wybickiego 6; 14-240 Susz	311,0	---

PROJEKT ZAGOSPODAROWANIA TERENU 1:500
PROJEKT BUDOWLANY I WYKONAWCZY
SIECI GAZOWEJ S.C.
 ADRES: BUDYNEK WIELORODZINNY 4-LOKALOWY,
 SUSZ ul. AKACJOWA dz. nr 7/8 obr. 5
 oraz dz. nr 111/2 i 8 obr. 5
 INWESTOR: POLSKA SPÓŁKA GAZOWNICTWA sp. z o.o. w Tarnowie
 33-100 TARNÓW, ul. WOJCIECHA BANDROWSKIEGO 16
 Oddział Zakład Gazowniczy w OLSZTYNIE
 ul. LUBELSKA 42A, 10-408 OLSZTYN

Instytut Inżynierii i Techniki Budowlanej, ul. Żelazna 1, 01-650 Warszawa	WGN.6640.1685.2021
Starosta Powiatu Ilońskiego	
Z.U.G. "Gazowit" sp. z o.o.	
WGN.6640.1685.2021	
Główny Składowa	
ul. 1695/2	

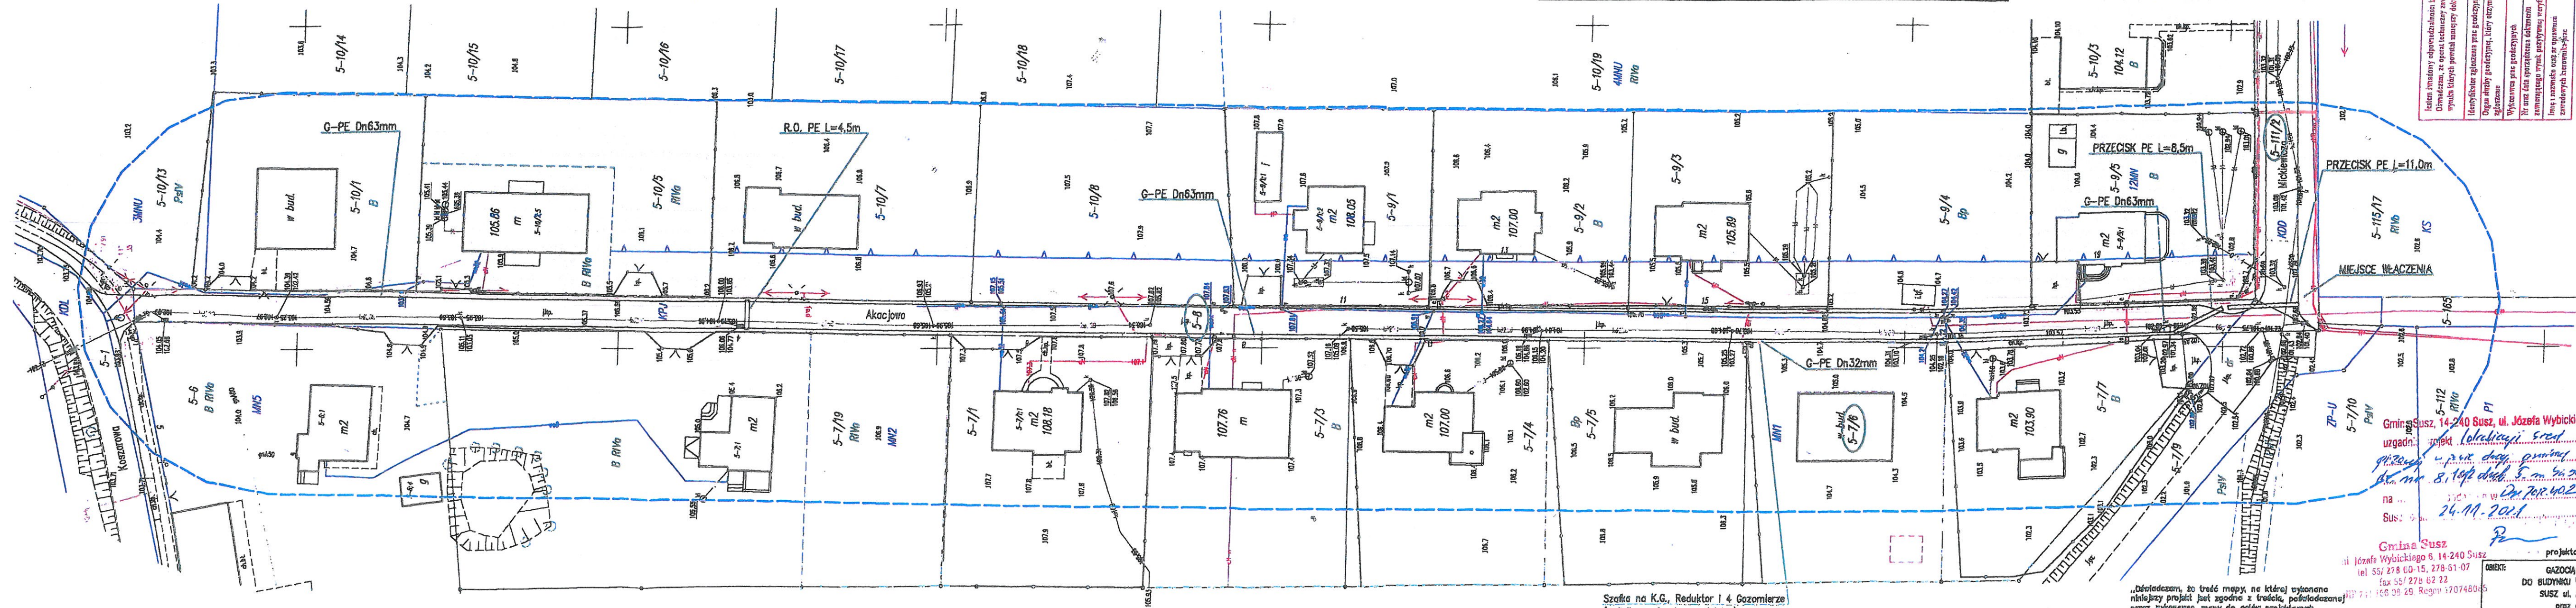

Szafka na K.G., Reduktor i 4 Gazomierze
 (w linii ogrodzenia-na działce)

W miejscach skrzyżowań, gazociągu i eN, eS, t
 należy na eN, eS, t stosować R.O. dwudzielne

Projektant
 inż. Stanisław Chobotowski
 SPZ Nr 122/75/01
 § 4 ust. 2, § 7 i 13 ust. 1 pkt 4 - a.b.
 podpis projektanta

Projektowana sieć gazowa ś.c.

OBJEKT: GAZOCIĄG I PRZYŁĄCZE GAZU Ś.C.
 DO BUDYNKU WIELORODZINNEGO 4-LOKALOWEGO
 SUSZ ul. AKACJOWA dz. nr 7/8 obr. 5
 oraz dz. nr 111/2 i 8 obr. 5

BRANŻA: INST. SANIT. RYS. NR: 1 DATA: 10.2021

TYTUŁ: PROJEKT BUDOWLANY I WYKONAWCZY SIECI GAZOWEJ S.C. SKALA: 1:500

PROJEKTANT: inż. Stanisław Chobotowski SPZ Nr 122/75/01
 PROJEKTOWAŁ: inż. Anna Adamkiewicz UPR. BUD. NR. 5/97/OŁ

Wzrost: 180 cm, Ciężar ciała: 75 kg, Ciężar serca: 300 g, Ciężar płuc: 200 g, Ciężar wątroby: 1500 g, Ciężar nerek: 200 g, Ciężar pęcherzyka żółciowego: 50 g, Ciężar pęcherzyka moczowego: 50 g, Ciężar prostaty: 20 g, Ciężar macicy: 50 g, Ciężar jajników: 50 g, Ciężar gruczołu krokowego: 20 g, Ciężar tarczycy: 20 g, Ciężar nadnerczy: 5 g, Ciężar śledziony: 150 g, Ciężar węzłów chłonnych: 50 g, Ciężar trzustki: 70 g, Ciężar pęcherzyka żółciowego: 50 g, Ciężar pęcherzyka moczowego: 50 g, Ciężar prostaty: 20 g, Ciężar macicy: 50 g, Ciężar jajników: 50 g, Ciężar gruczołu krokowego: 20 g, Ciężar tarczycy: 20 g, Ciężar nadnerczy: 5 g, Ciężar śledziony: 150 g, Ciężar węzłów chłonnych: 50 g, Ciężar trzustki: 70 g.